




PLANTA BAIXA -  
Área= 4,50m<sup>2</sup>  
Escala 1/25

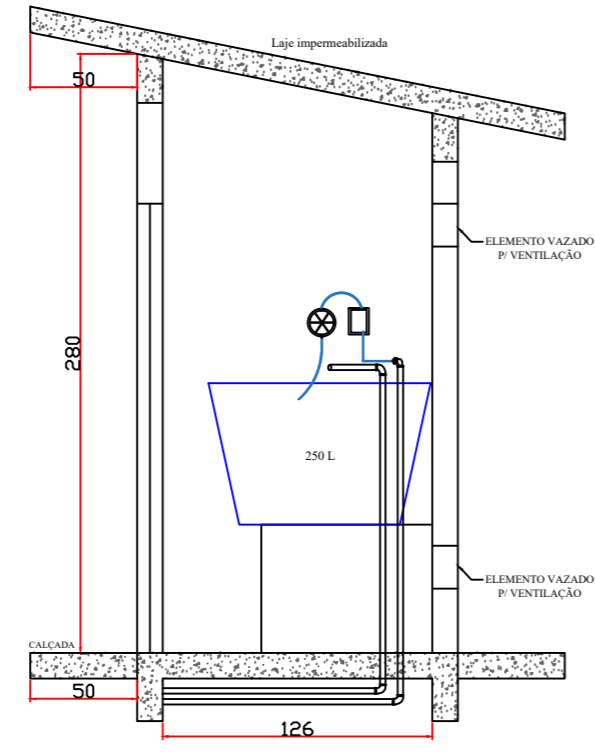

CORTE AA  
Escala 1/25

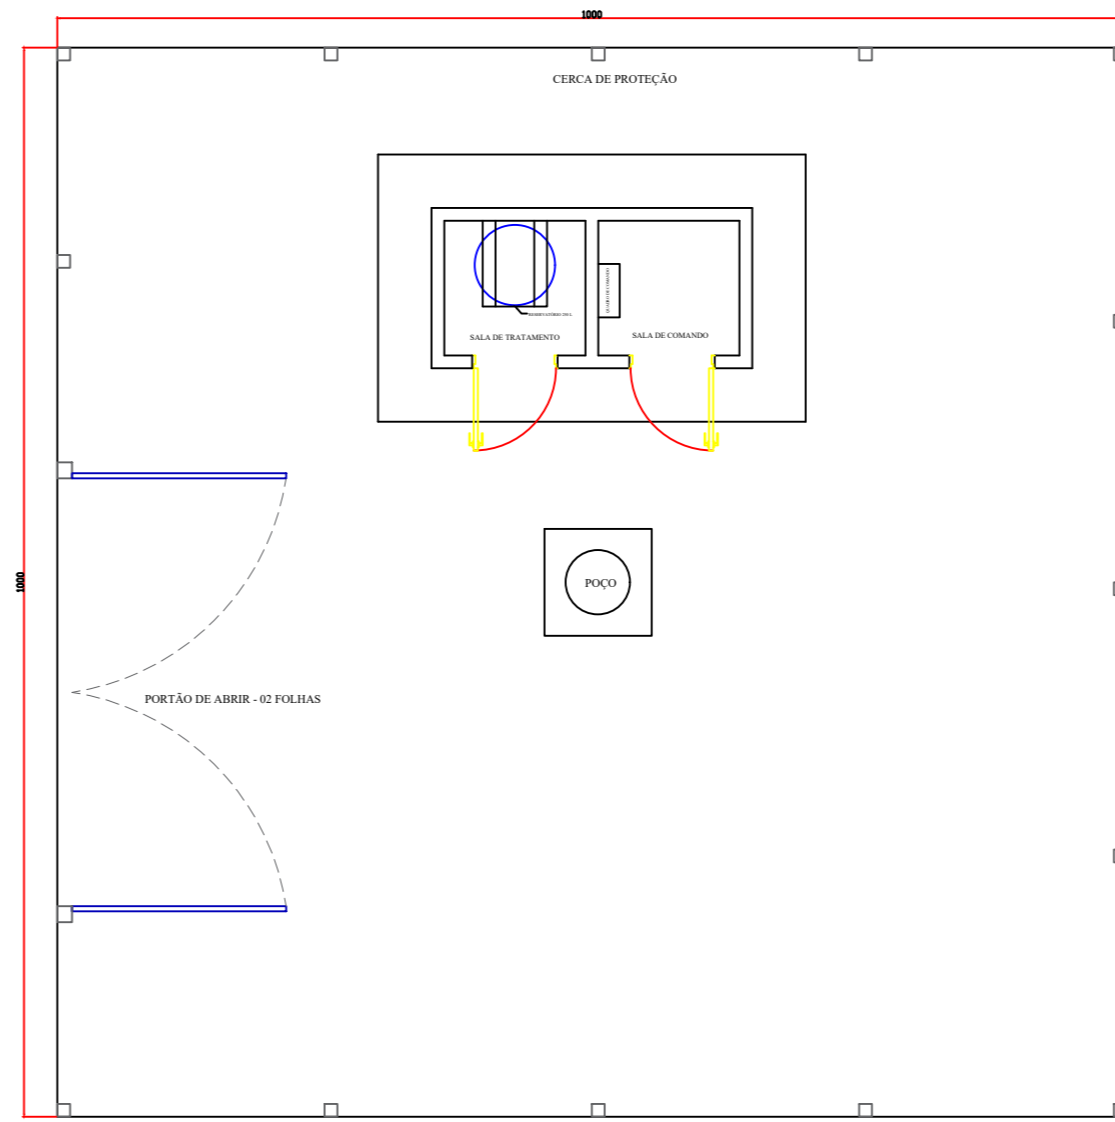


PLANTA DE SITUAÇÃO - CERCA DE PROTEÇÃO DA CASA E  
Escala 1/25

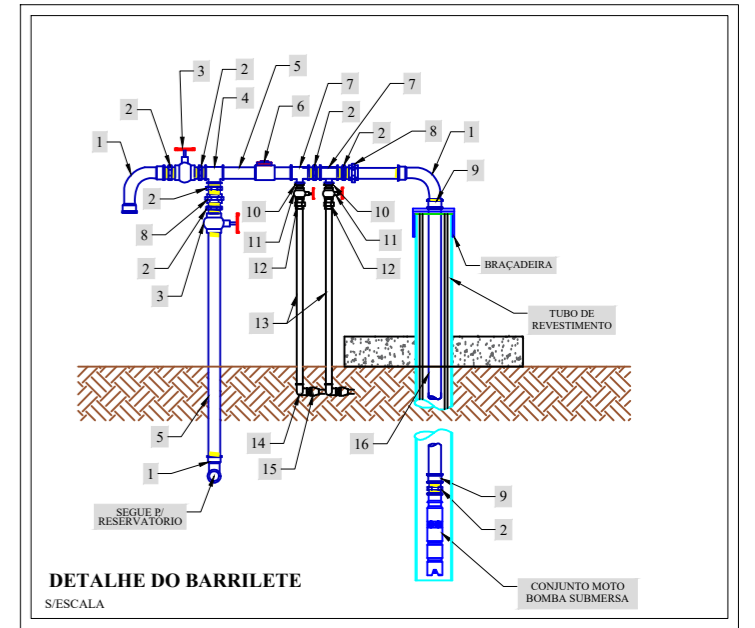


DETALHE DO BARRILETE  
S/ESCALA


ITEM	DESCRIÇÃO
1	CURVA FERRO 90° - Ø 1.1/2"
2	NIPEL FERRO - Ø 1.1/2"
3	REGISTRO DE GAVETA FERRO - Ø 1.1/2"
4	TÊ FERRO - Ø 1.1/2"
5	TUBO FERRO C/ROSCAS - Ø 1.1/2" - L=Definir no local
6	VÁLVULA DE RETENÇÃO BRONZE - Ø 1.1/2"
7	TÊ DE REDUÇÃ FERRO PVC - Ø 1.1/2" x 3/4"
8	UNIÃO FERRO - Ø 1.1/2"
9	LUVA FERRO - Ø 1.1/2"
10	NIPEL PVC - Ø 3/4"
11	REGISTRO DE GAVETA PVC ROSCÁVEL - Ø 3/4"
12	UNIÃO PVC ROSCÁVEL - Ø 3/4"
13	TUBO PVC ROSCÁVEL - Ø 3/4" - L=Definir no local
14	JOELHO 90° PVC ROSCÁVEL - Ø 3/4"
15	ADAPTADOR DE COMPRESSÃO - Ø 20mm x 3/4"
16	TUBO EDUTOR FERRO - Ø 1.1/2" - L=Definir no local

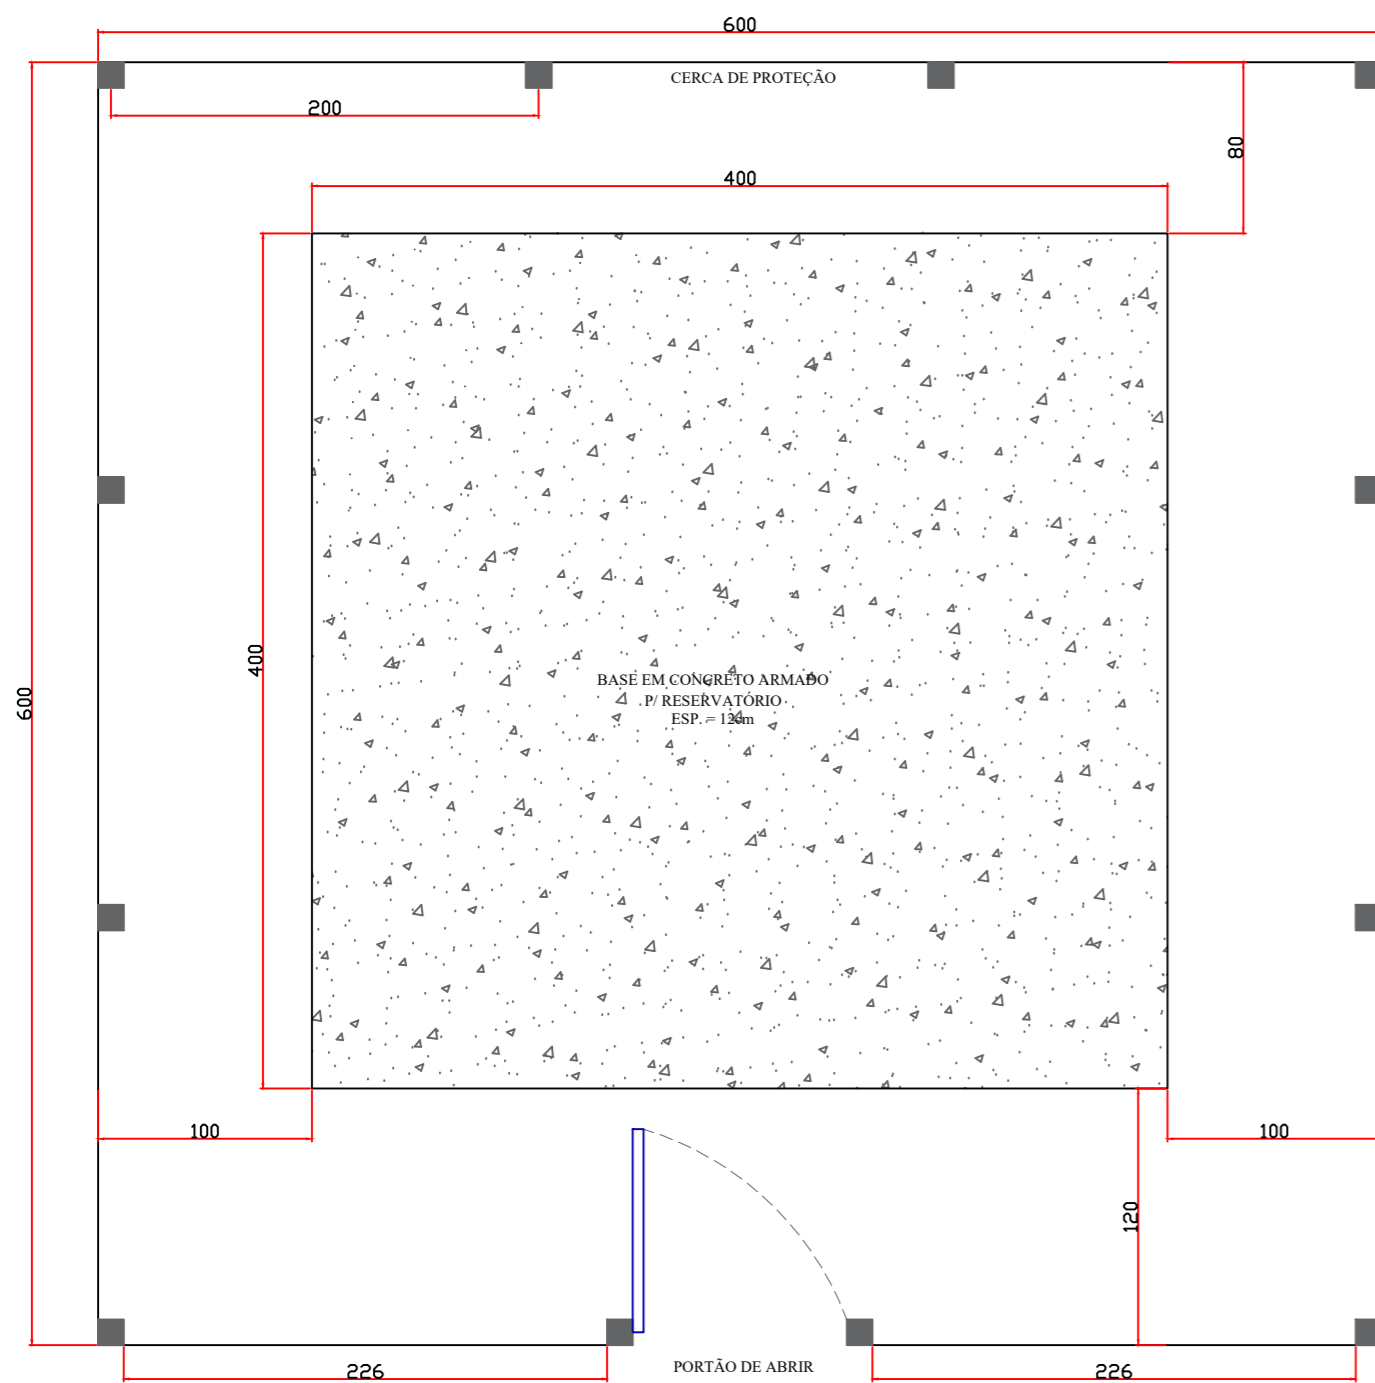

PLANTA BAIXA - RESERVATÓRIO  
Escala 1/25

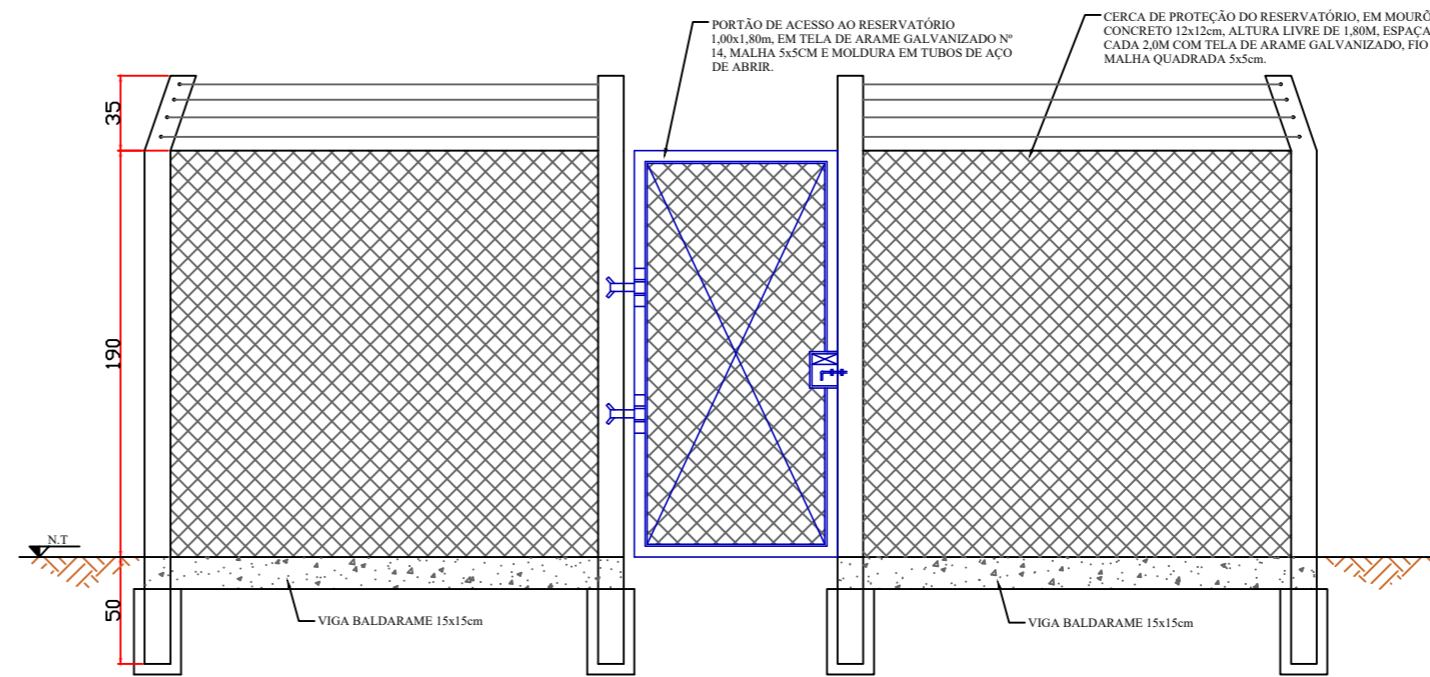

ELEVÇÃO FRONTAL - CERCA DE PROTEÇÃO PORTÃO RESERVATÓRIO  
Escala 1/25

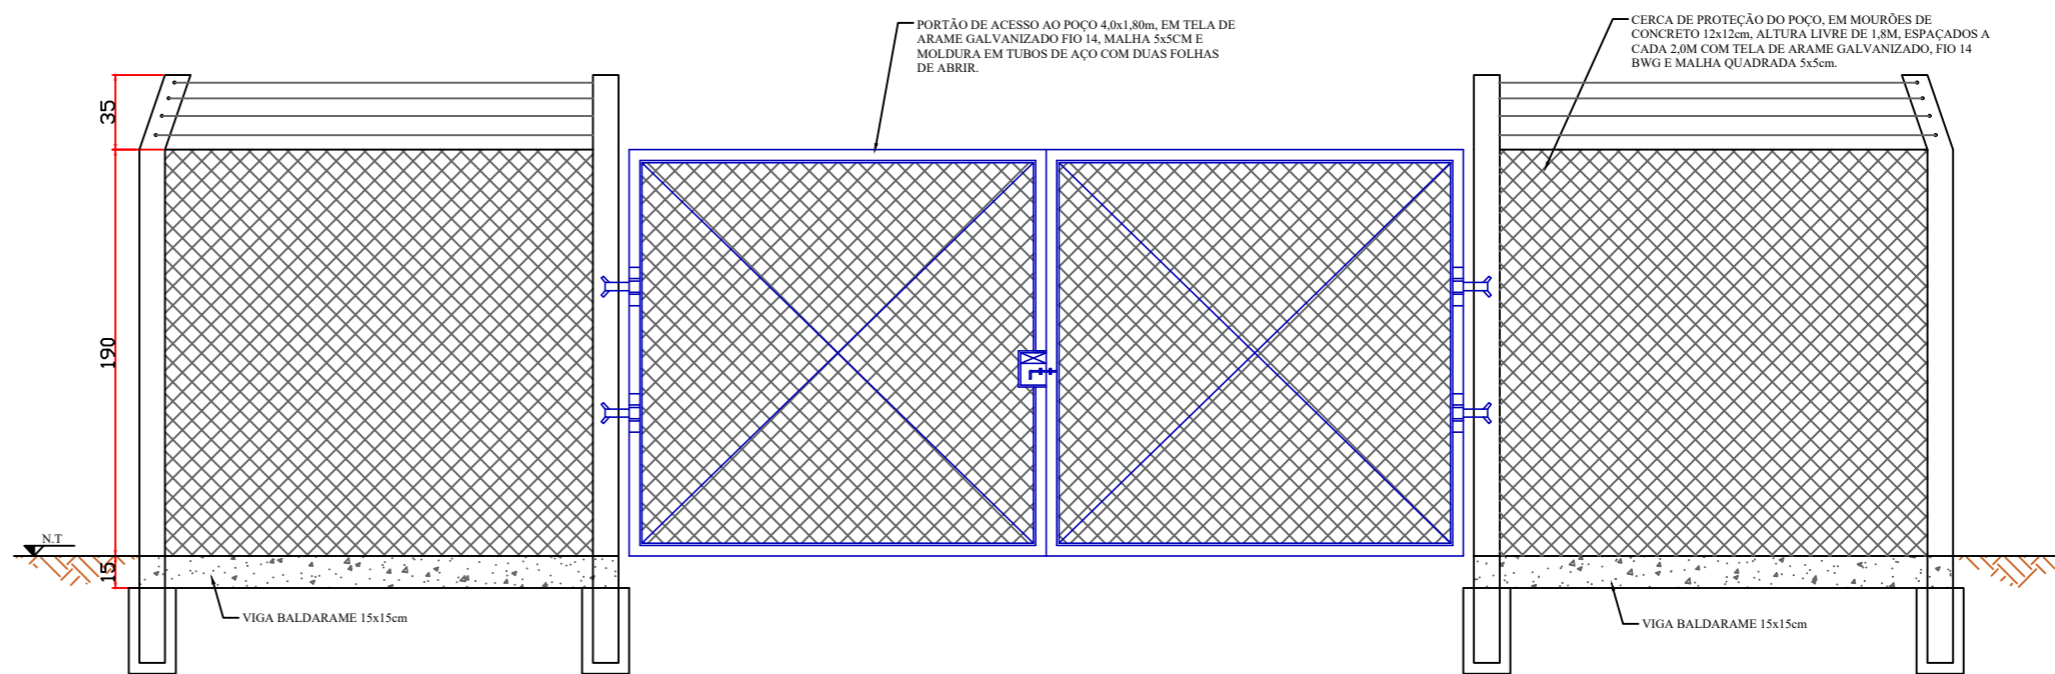

ELEVÇÃO FRONTAL - CERCA DE PROTEÇÃO PORTÃO POÇO  
Escala 1/25

RESPONSÁVEL TÉCNICO BRUNO GUSTAVO KLEIN CREA PR 1241540		EQUIPO TÉCNICO - Elevação Frontal - Planta de Situação - Planta Baixa - Corte AA - Detalhe do Barrilete - Legenda	
PROFESSOR Bruno Gustavo Klein		PROFESSOR	
UNIVERSIDADE Prefeitura Municipal de Maripólis		UNIVERSIDADE	
TÍTULO Casa de tratamento de água		TÍTULO Casa "E"	
INDICADA 17,37 m <sup>2</sup>		INDICADA 1/2	
DATA Maio/2024		DATA 3720241481221	
LOCALIDADE Comunidade Nossa Senhora das Candelas		LOCALIDADE	